



BIWALENTNE ŹRÓDŁO CIEPŁA
BAZY BWIK 'WOD-KAN'
PRZY UL. .NARUTOWICZA 35A
W BIAŁEJ PODLASKIEJ

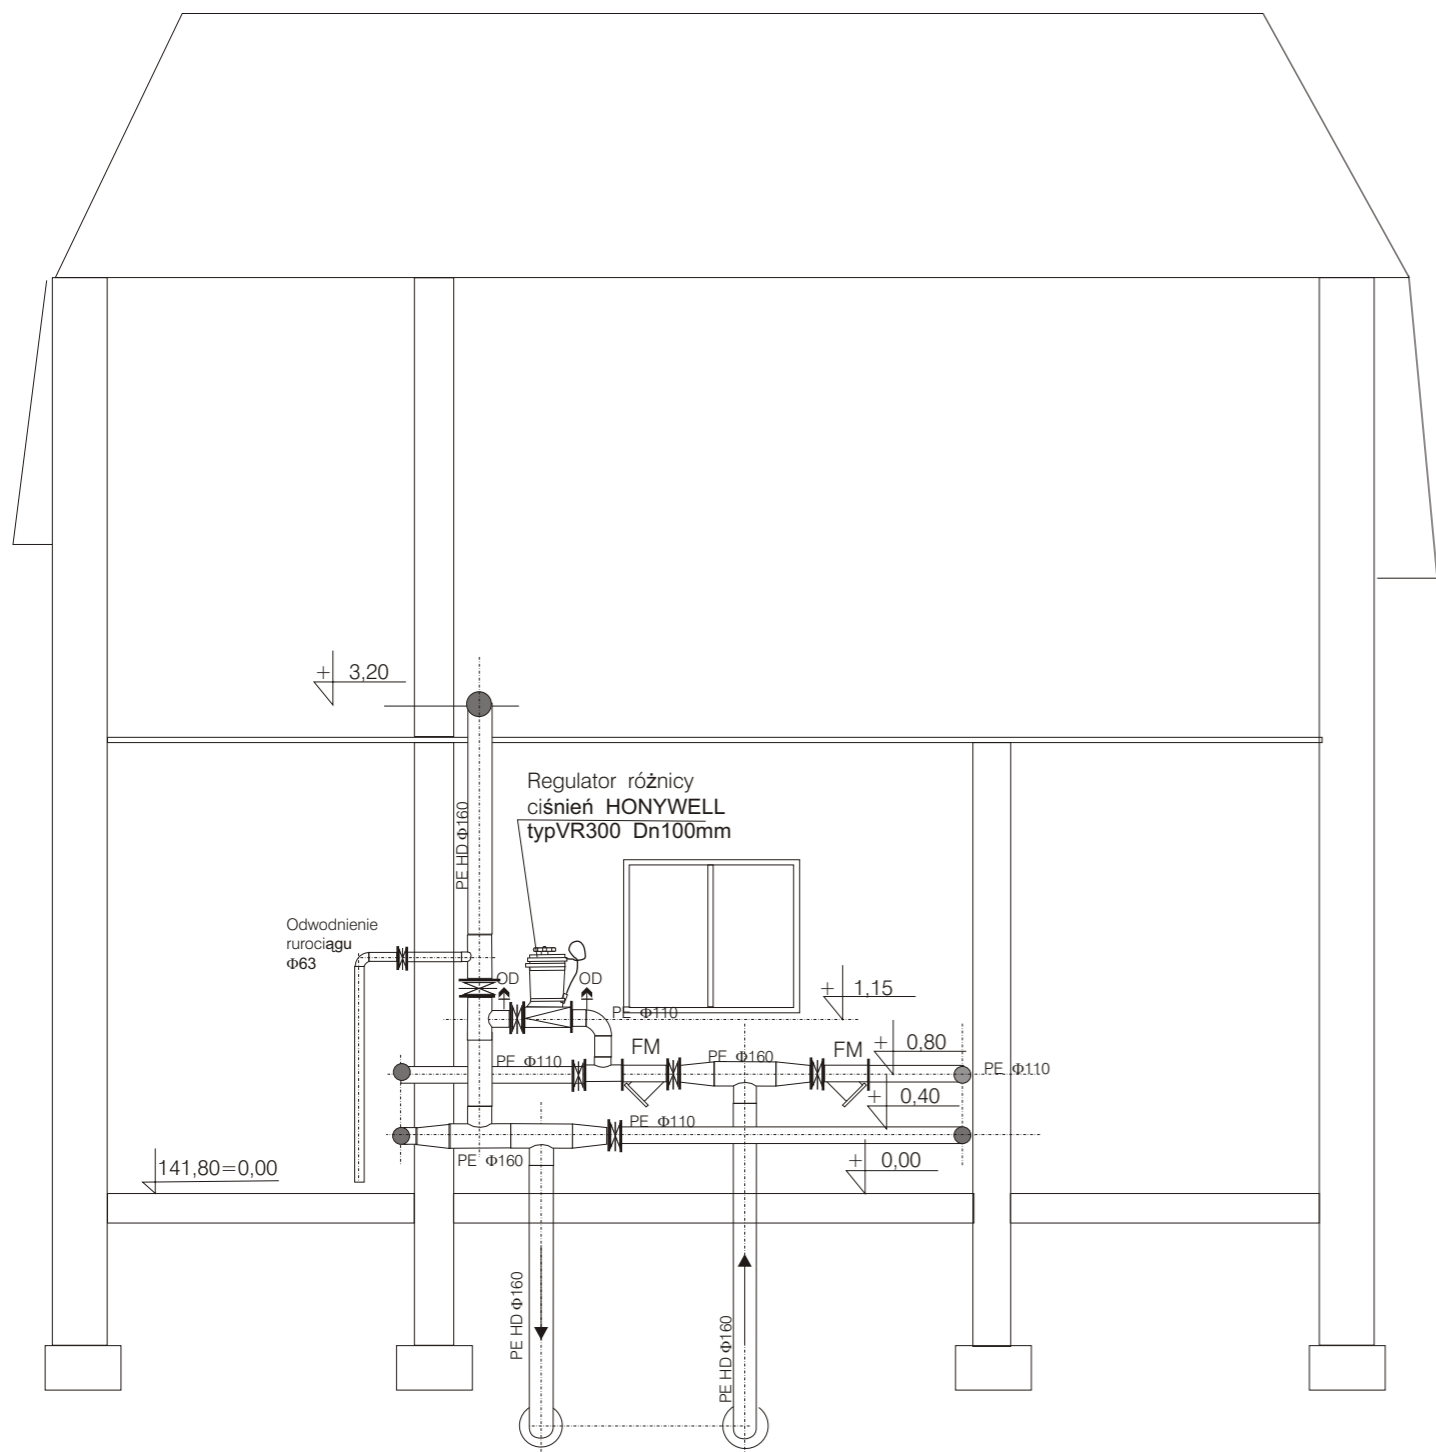

PRZEKRÓJ D - D SKALA 1 : 50

UWAGA
Instalacje wykonane z rur PE100
łączone elektrooporowo
Zawory przepustnicowe kołnierzone,
powyżej Φ100 z przekładnikami


INSTALACJE CIEPLNE TECHNOLOGICZNE
ŹRÓDŁA CIEPŁA

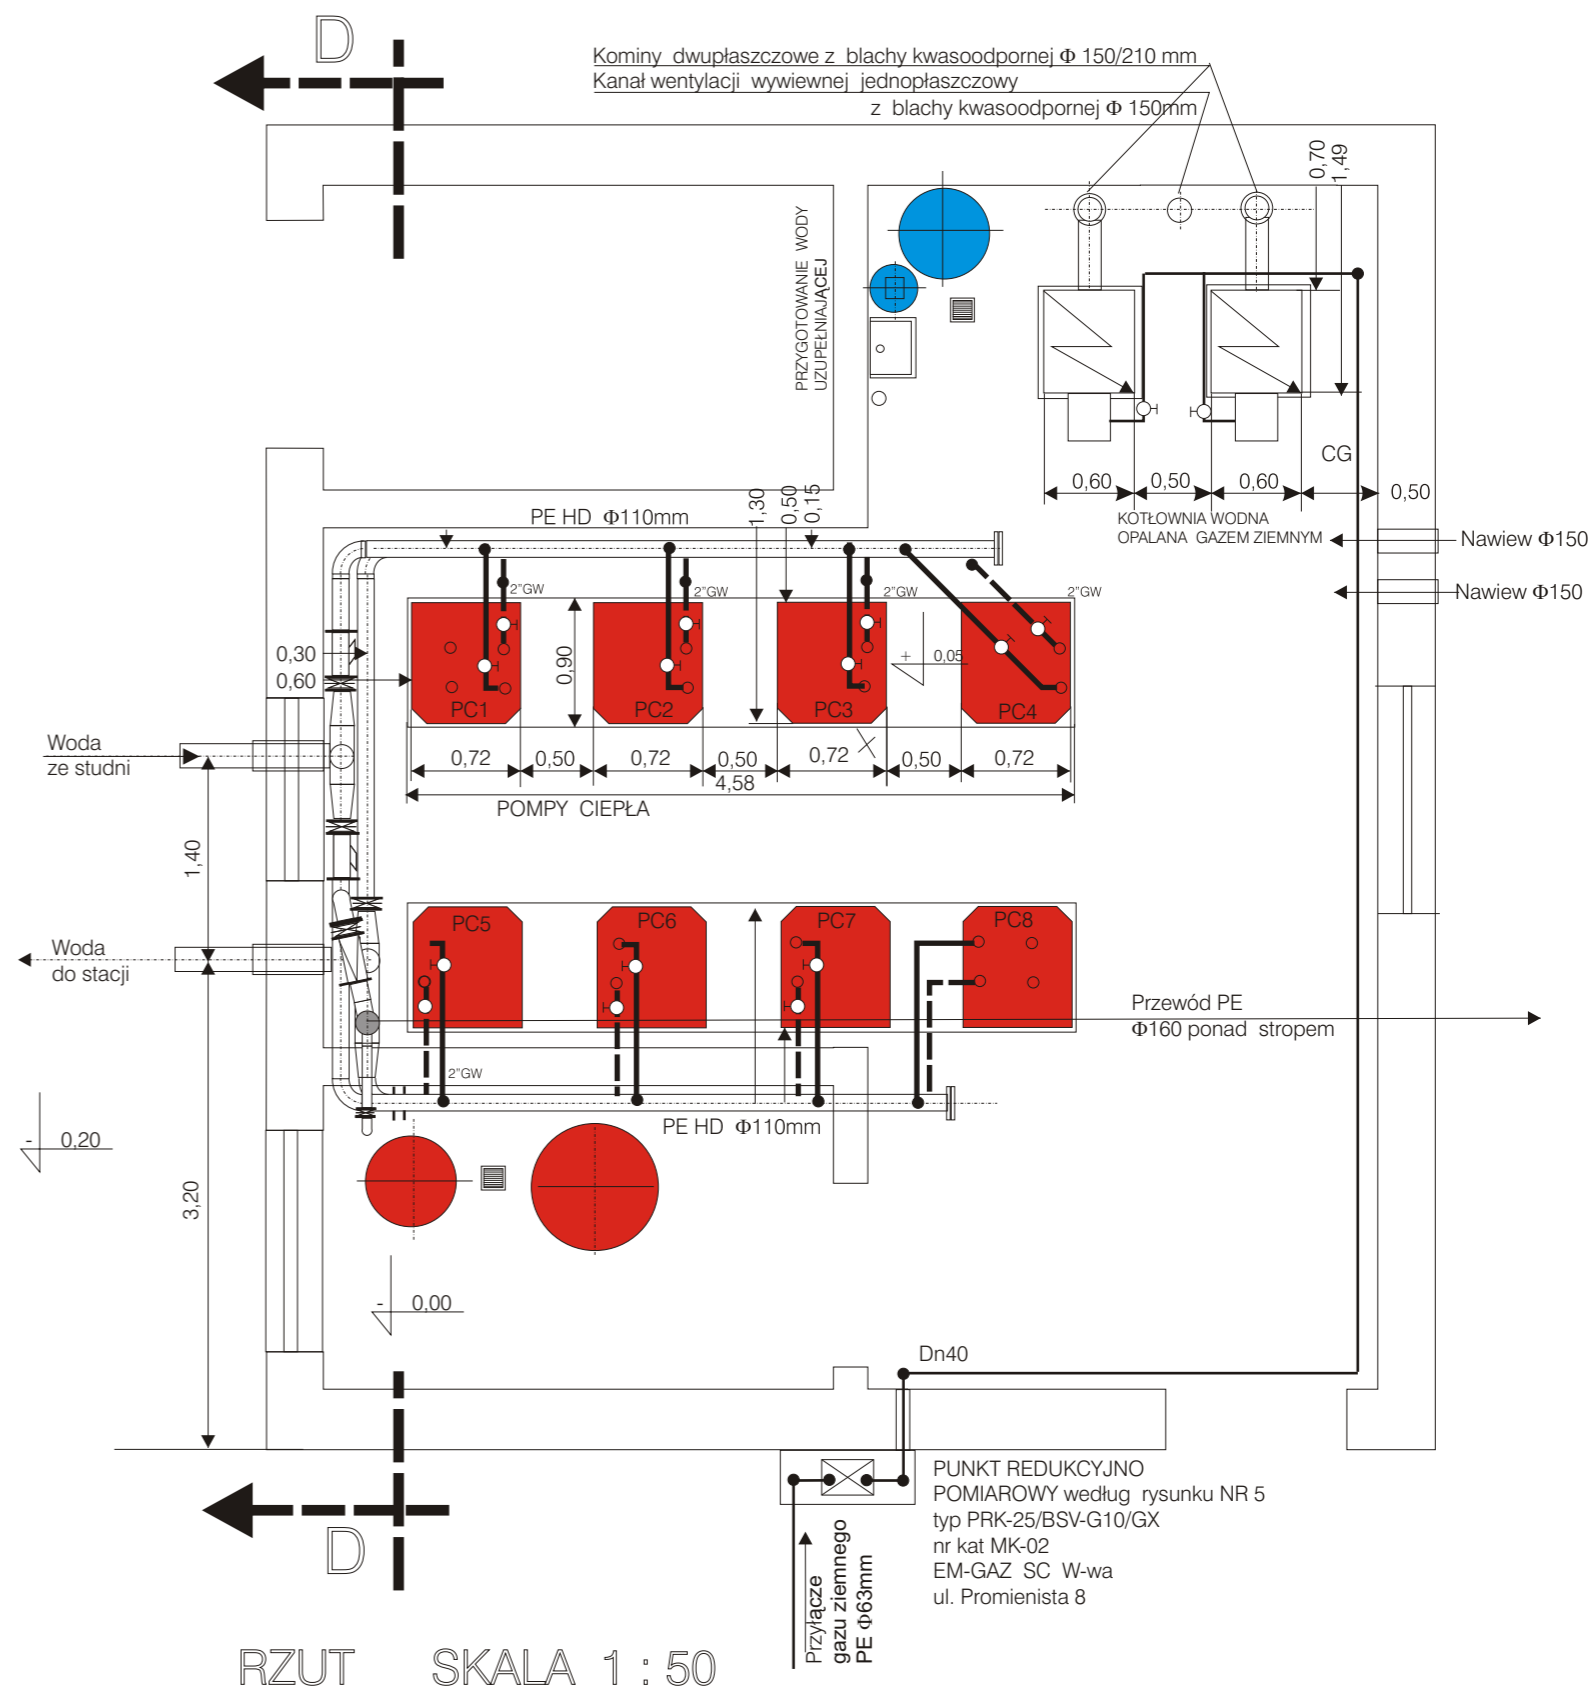

RZUT SKALA 1 : 50


INSTALACJA GAZU ZIEMNEGO POZA ZAKRESEM OPRACOWANIA

Inwestor	BWiK "WOD-KAN" Biała Podlaska		
Inwestycja	MODERNIZACJA GOSPODARKI CIEPLNEJ		
Adres	BIAŁA PODLASKA ul.NARUTOWICZA .35A.		
Projekt	ŹRÓDŁO CIEPŁA		
Rysunek	RZUT I PRZEKRÓJ D-D		
projektował	Mirosława Kobylińska		
asystent	Zygmunt Jarosz		
data	marzec 2006	skala	1:100
			Rysunek nr 2

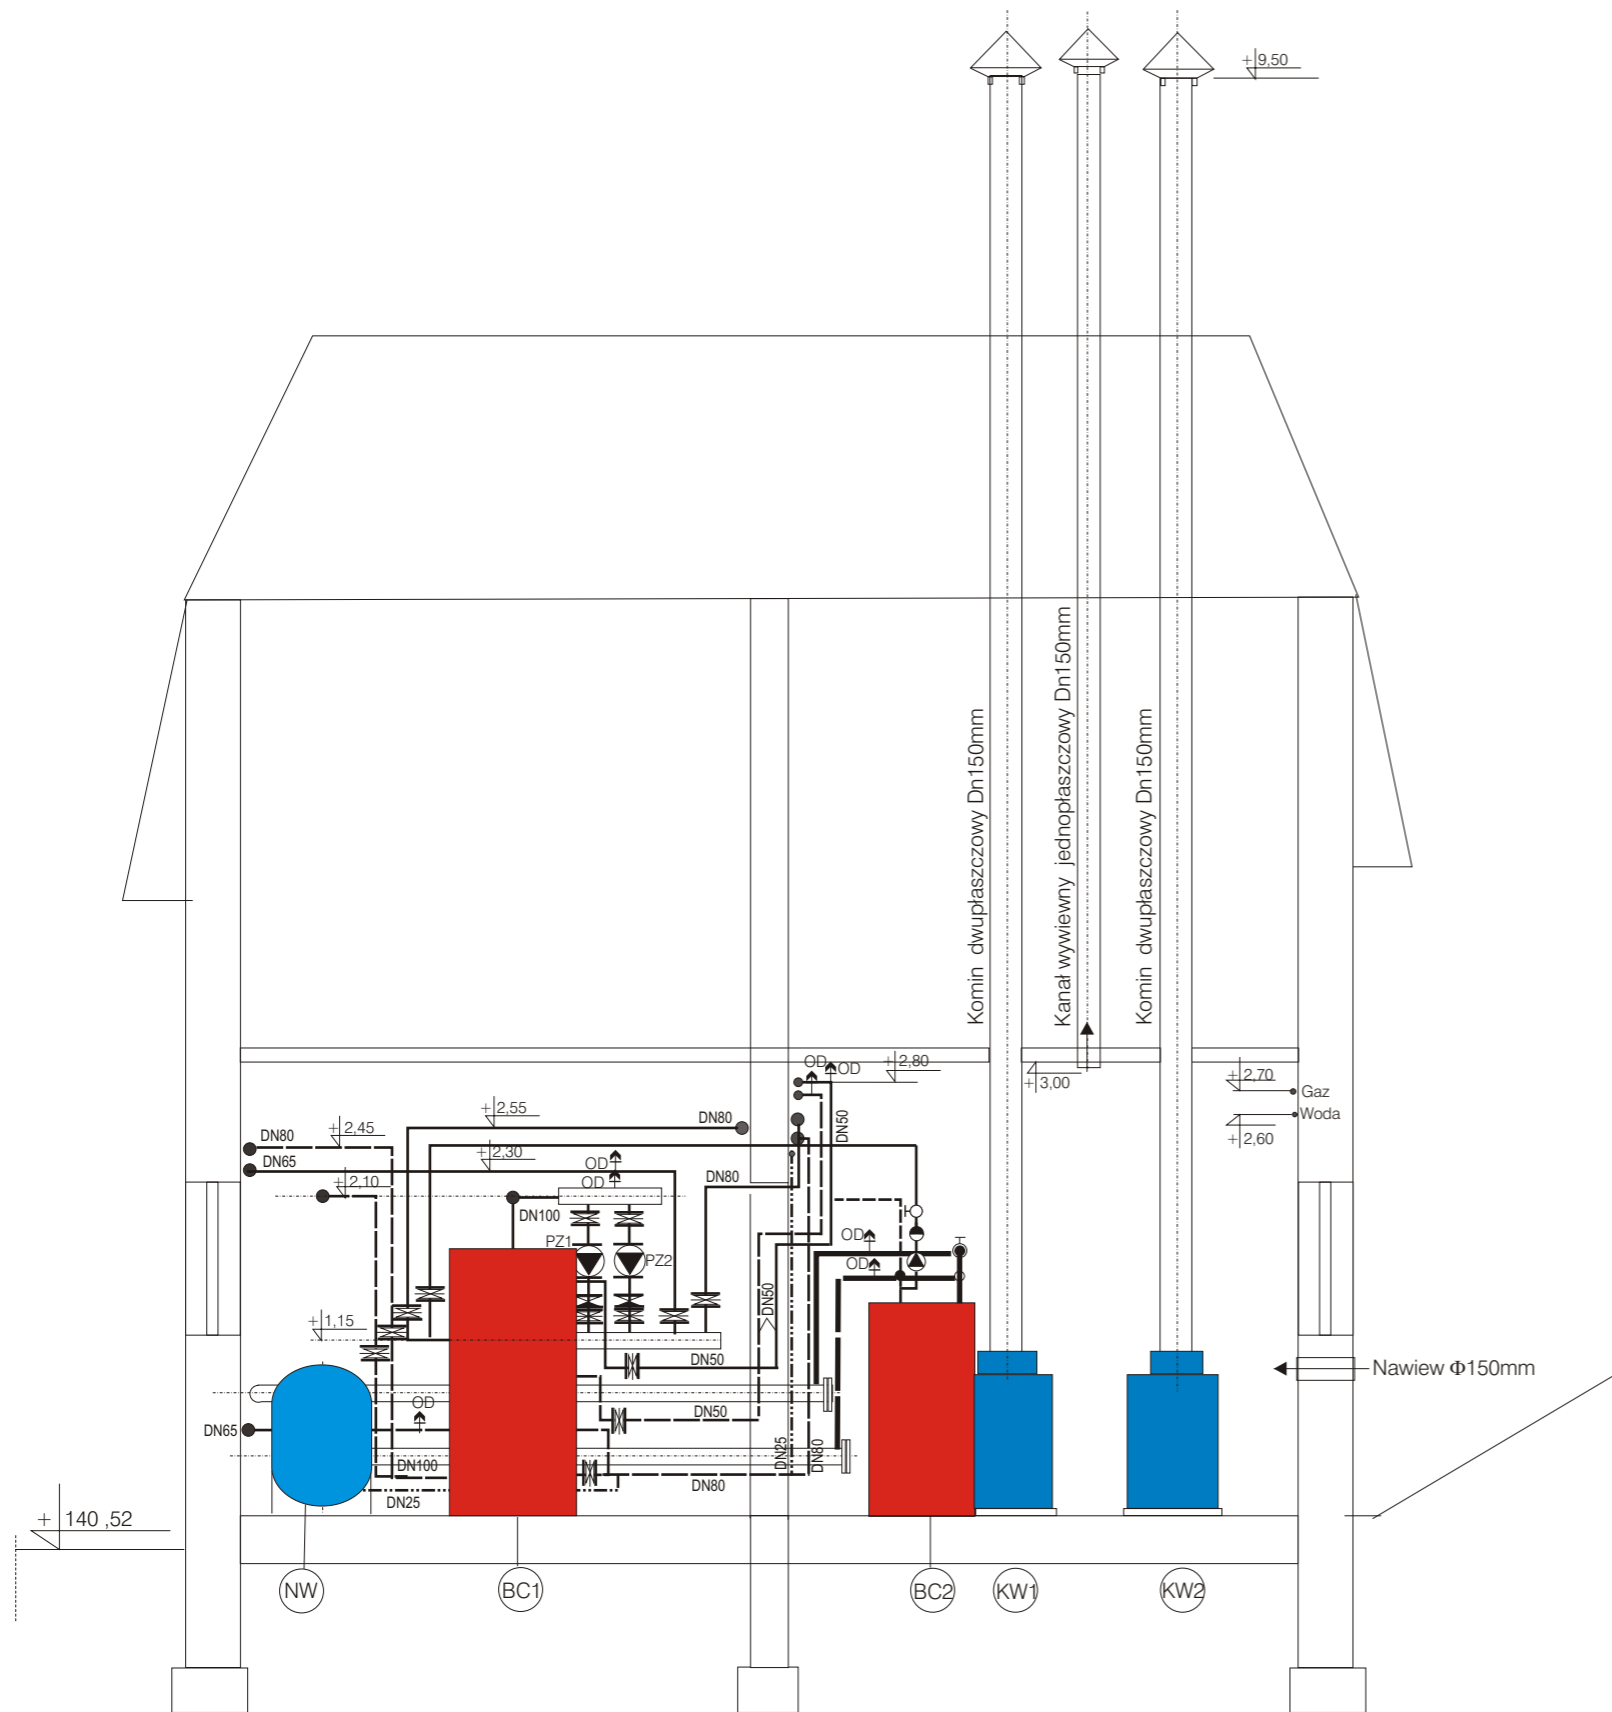


PRZEKRÓJ C - C SKALA 1 : 100
 INSTALACJE CIEPLNE TECHNOLOGICZNE
 ŹRÓDŁA CIEPŁA

Inwestor	BWiK "WOD-KAN" Biała Podlaska		
Inwestycja	MODERNIZACJA GOSPODARKI CIEPLNEJ		
Adres	BIAŁA PODLASKA ul.NARUTOWICZA .35A.		
Projekt	ŹRÓDŁO CIEPŁA		
Rysunek	PRZEKRÓJ B-B		
projektował	Mirosława Kobylińska		
asystent	Zygmunt Jarosz		
data	skala		Rysunek nr
marzec 2006	1:100		5

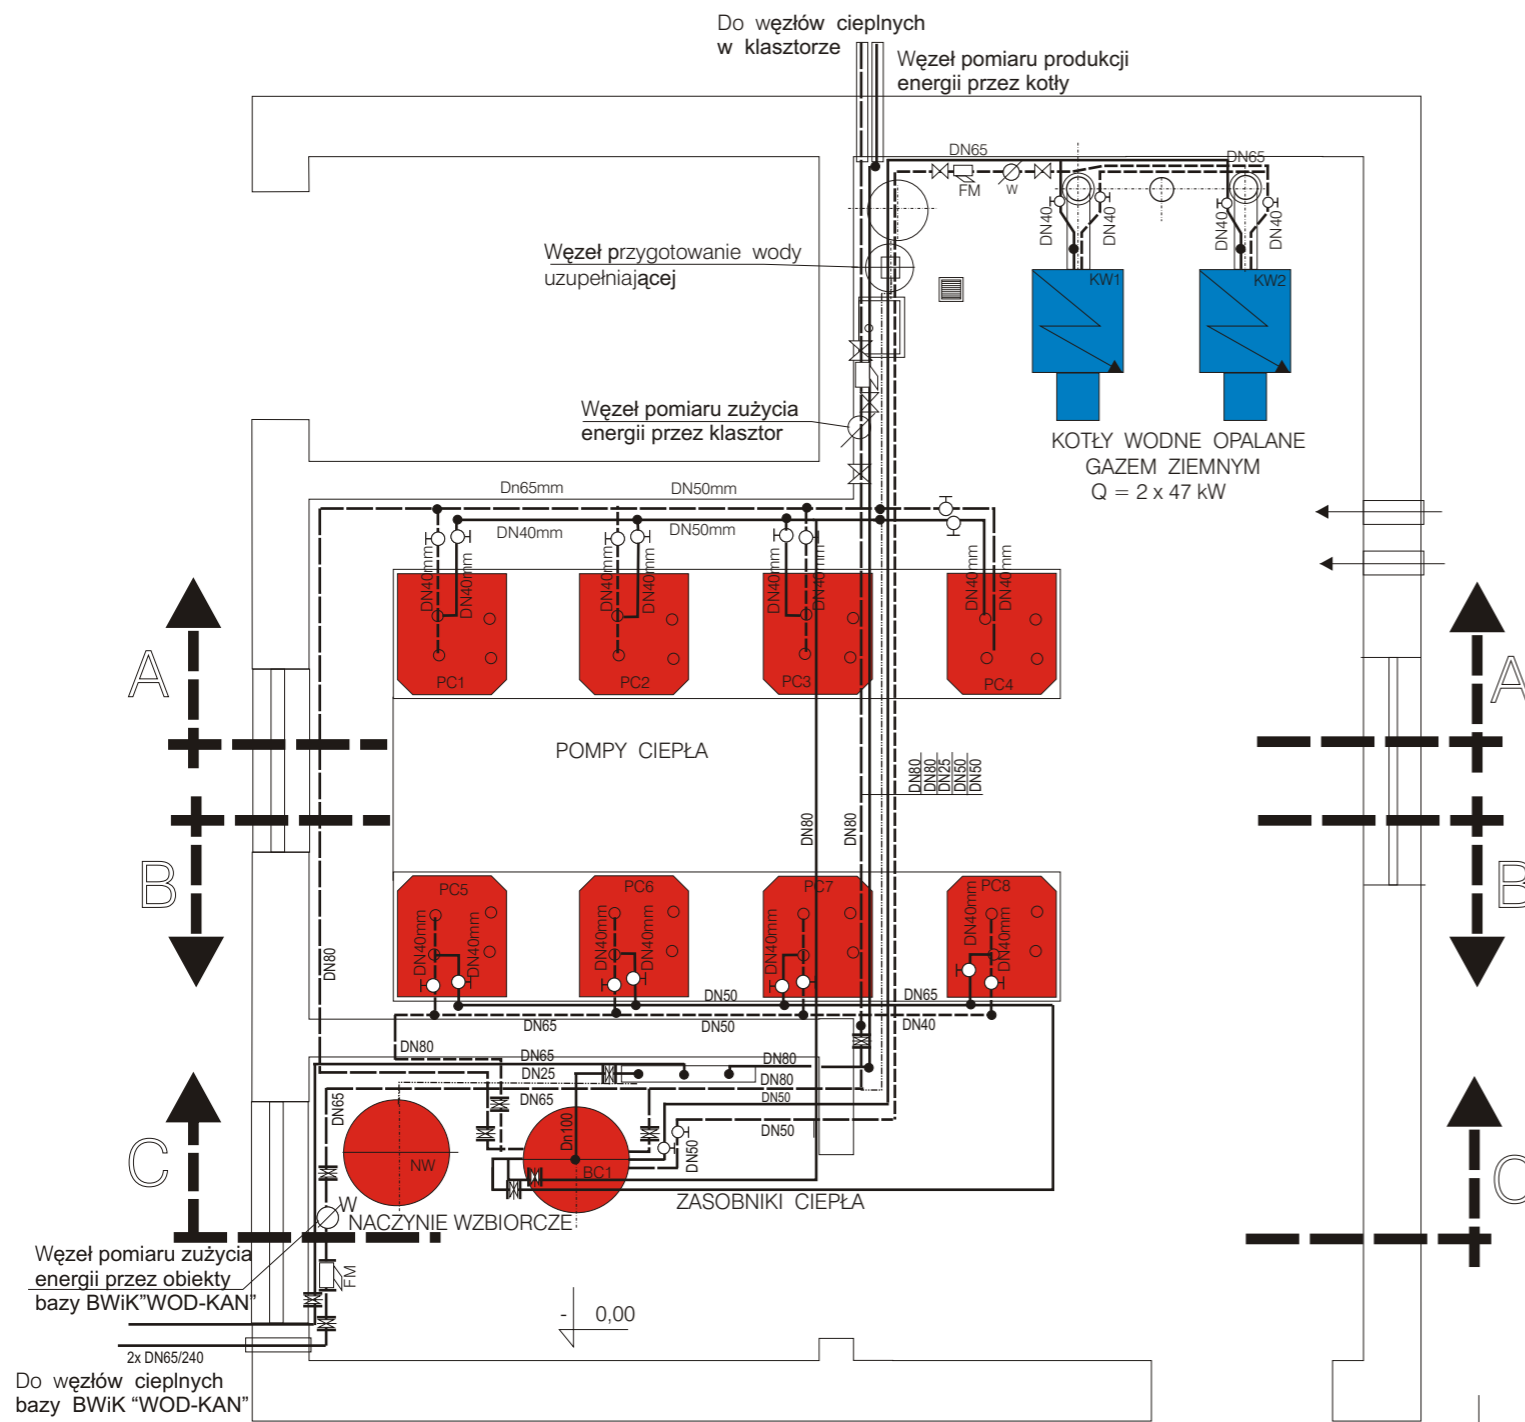


RZUT SKALA 1 : 50

INSTALACJE CIEPLNE TECHNOLOGICZNE
ŹRÓDŁA CIEPŁA

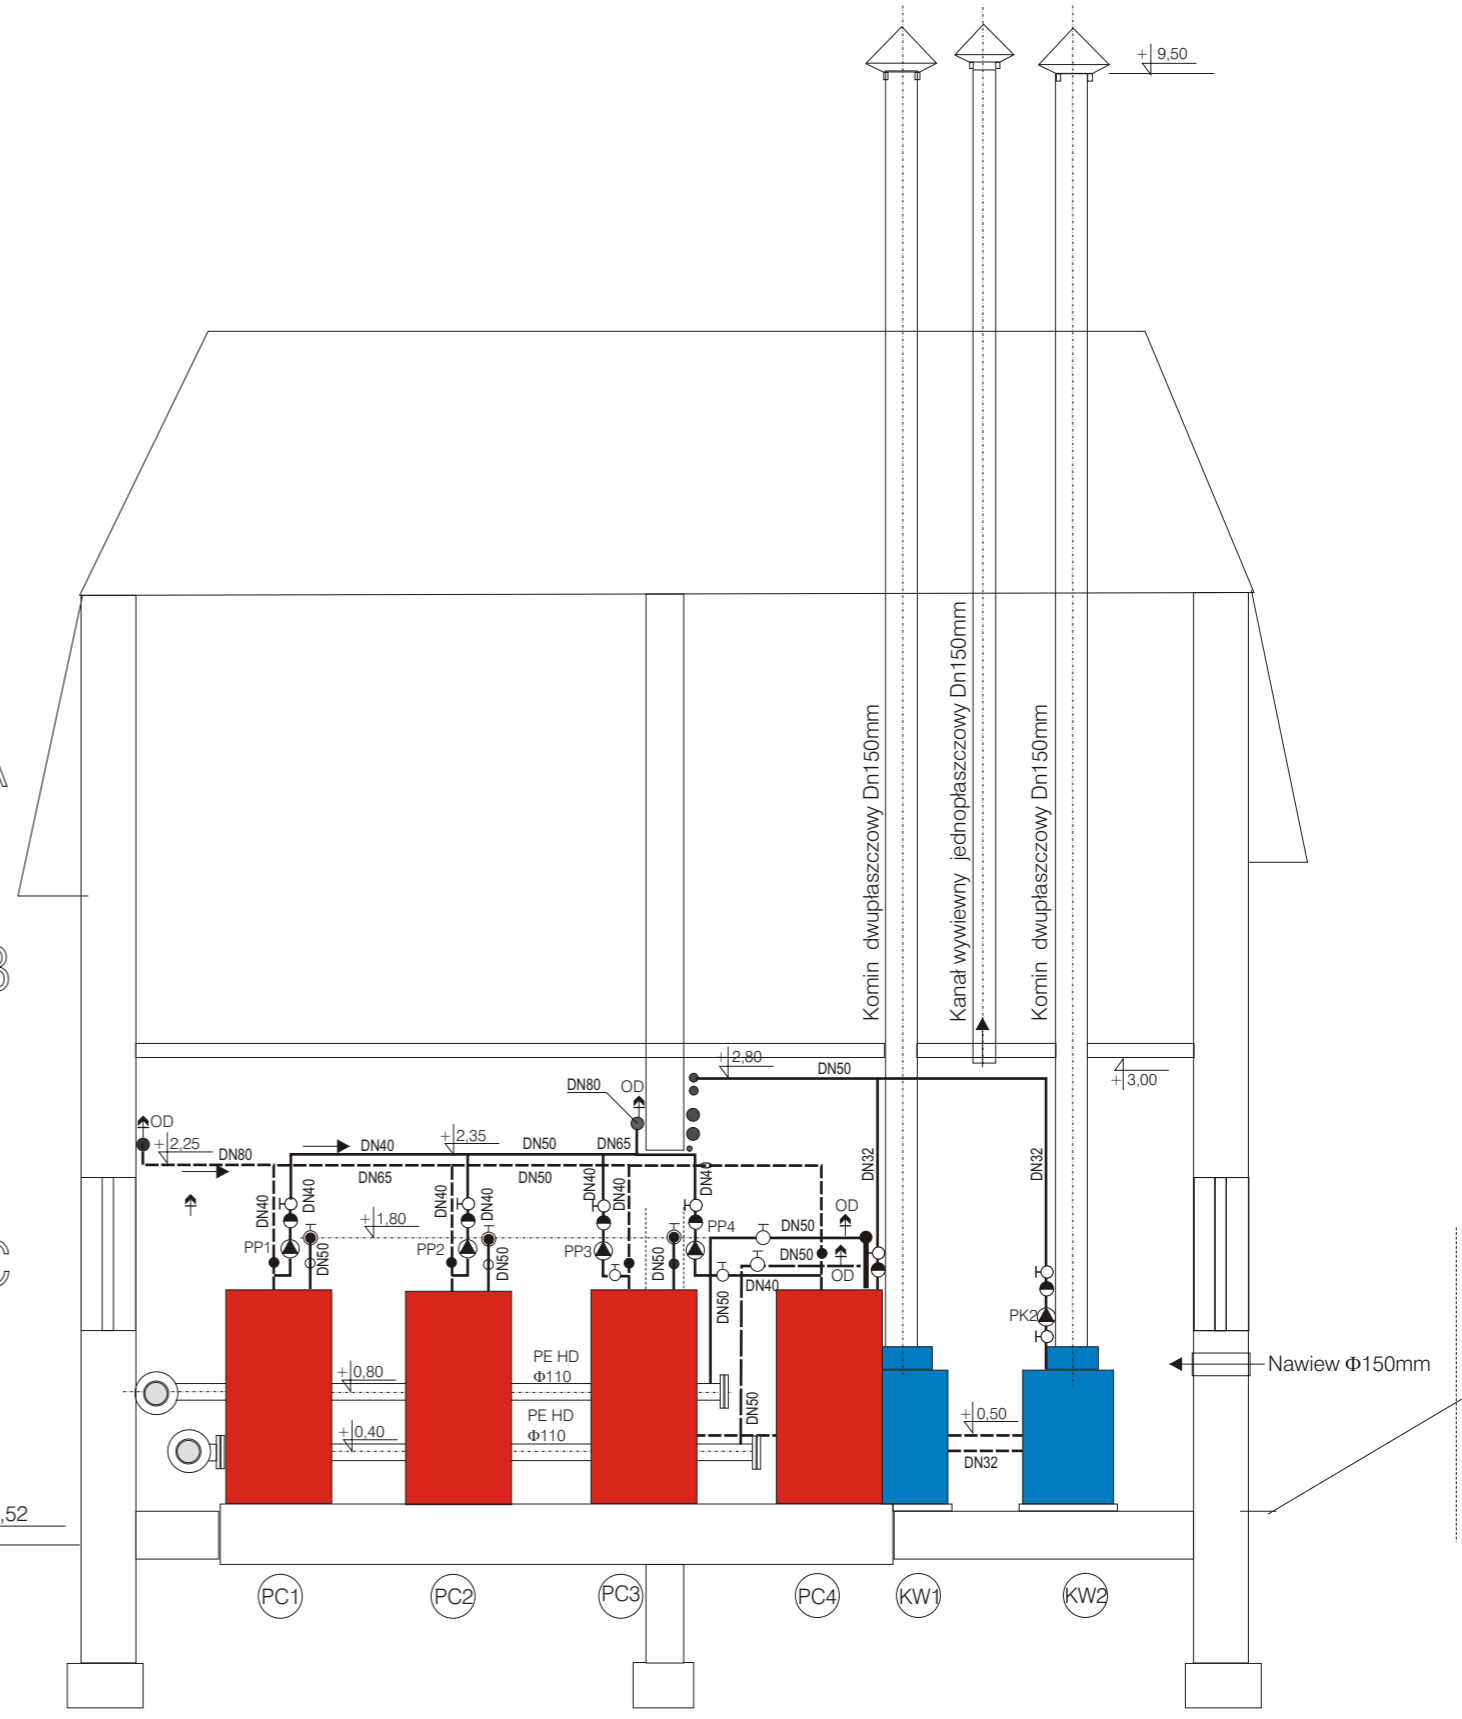

PRZEKRÓJ A - A SKALA 1 : 50


Inwestor	BWiK "WOD-KAN" Biała Podlaska		
Inwestycja	MODERNIZACJA GOSPODARKI CIEPLNEJ		
Adres	BIAŁA PODLASKA ul.NARUTOWICZA .35A.		
Projekt	ŹRÓDŁA CIEPŁA		
Rysunek	RZUT I PRZEKRÓJ A-A		
projektował	Miroslawa Kobylińska		
asystent	Zygmunt Jarosz		
asystent	Miroslaw Hadam		
data	skala	Rysunek nr	
marzec 2006	1:100	3	

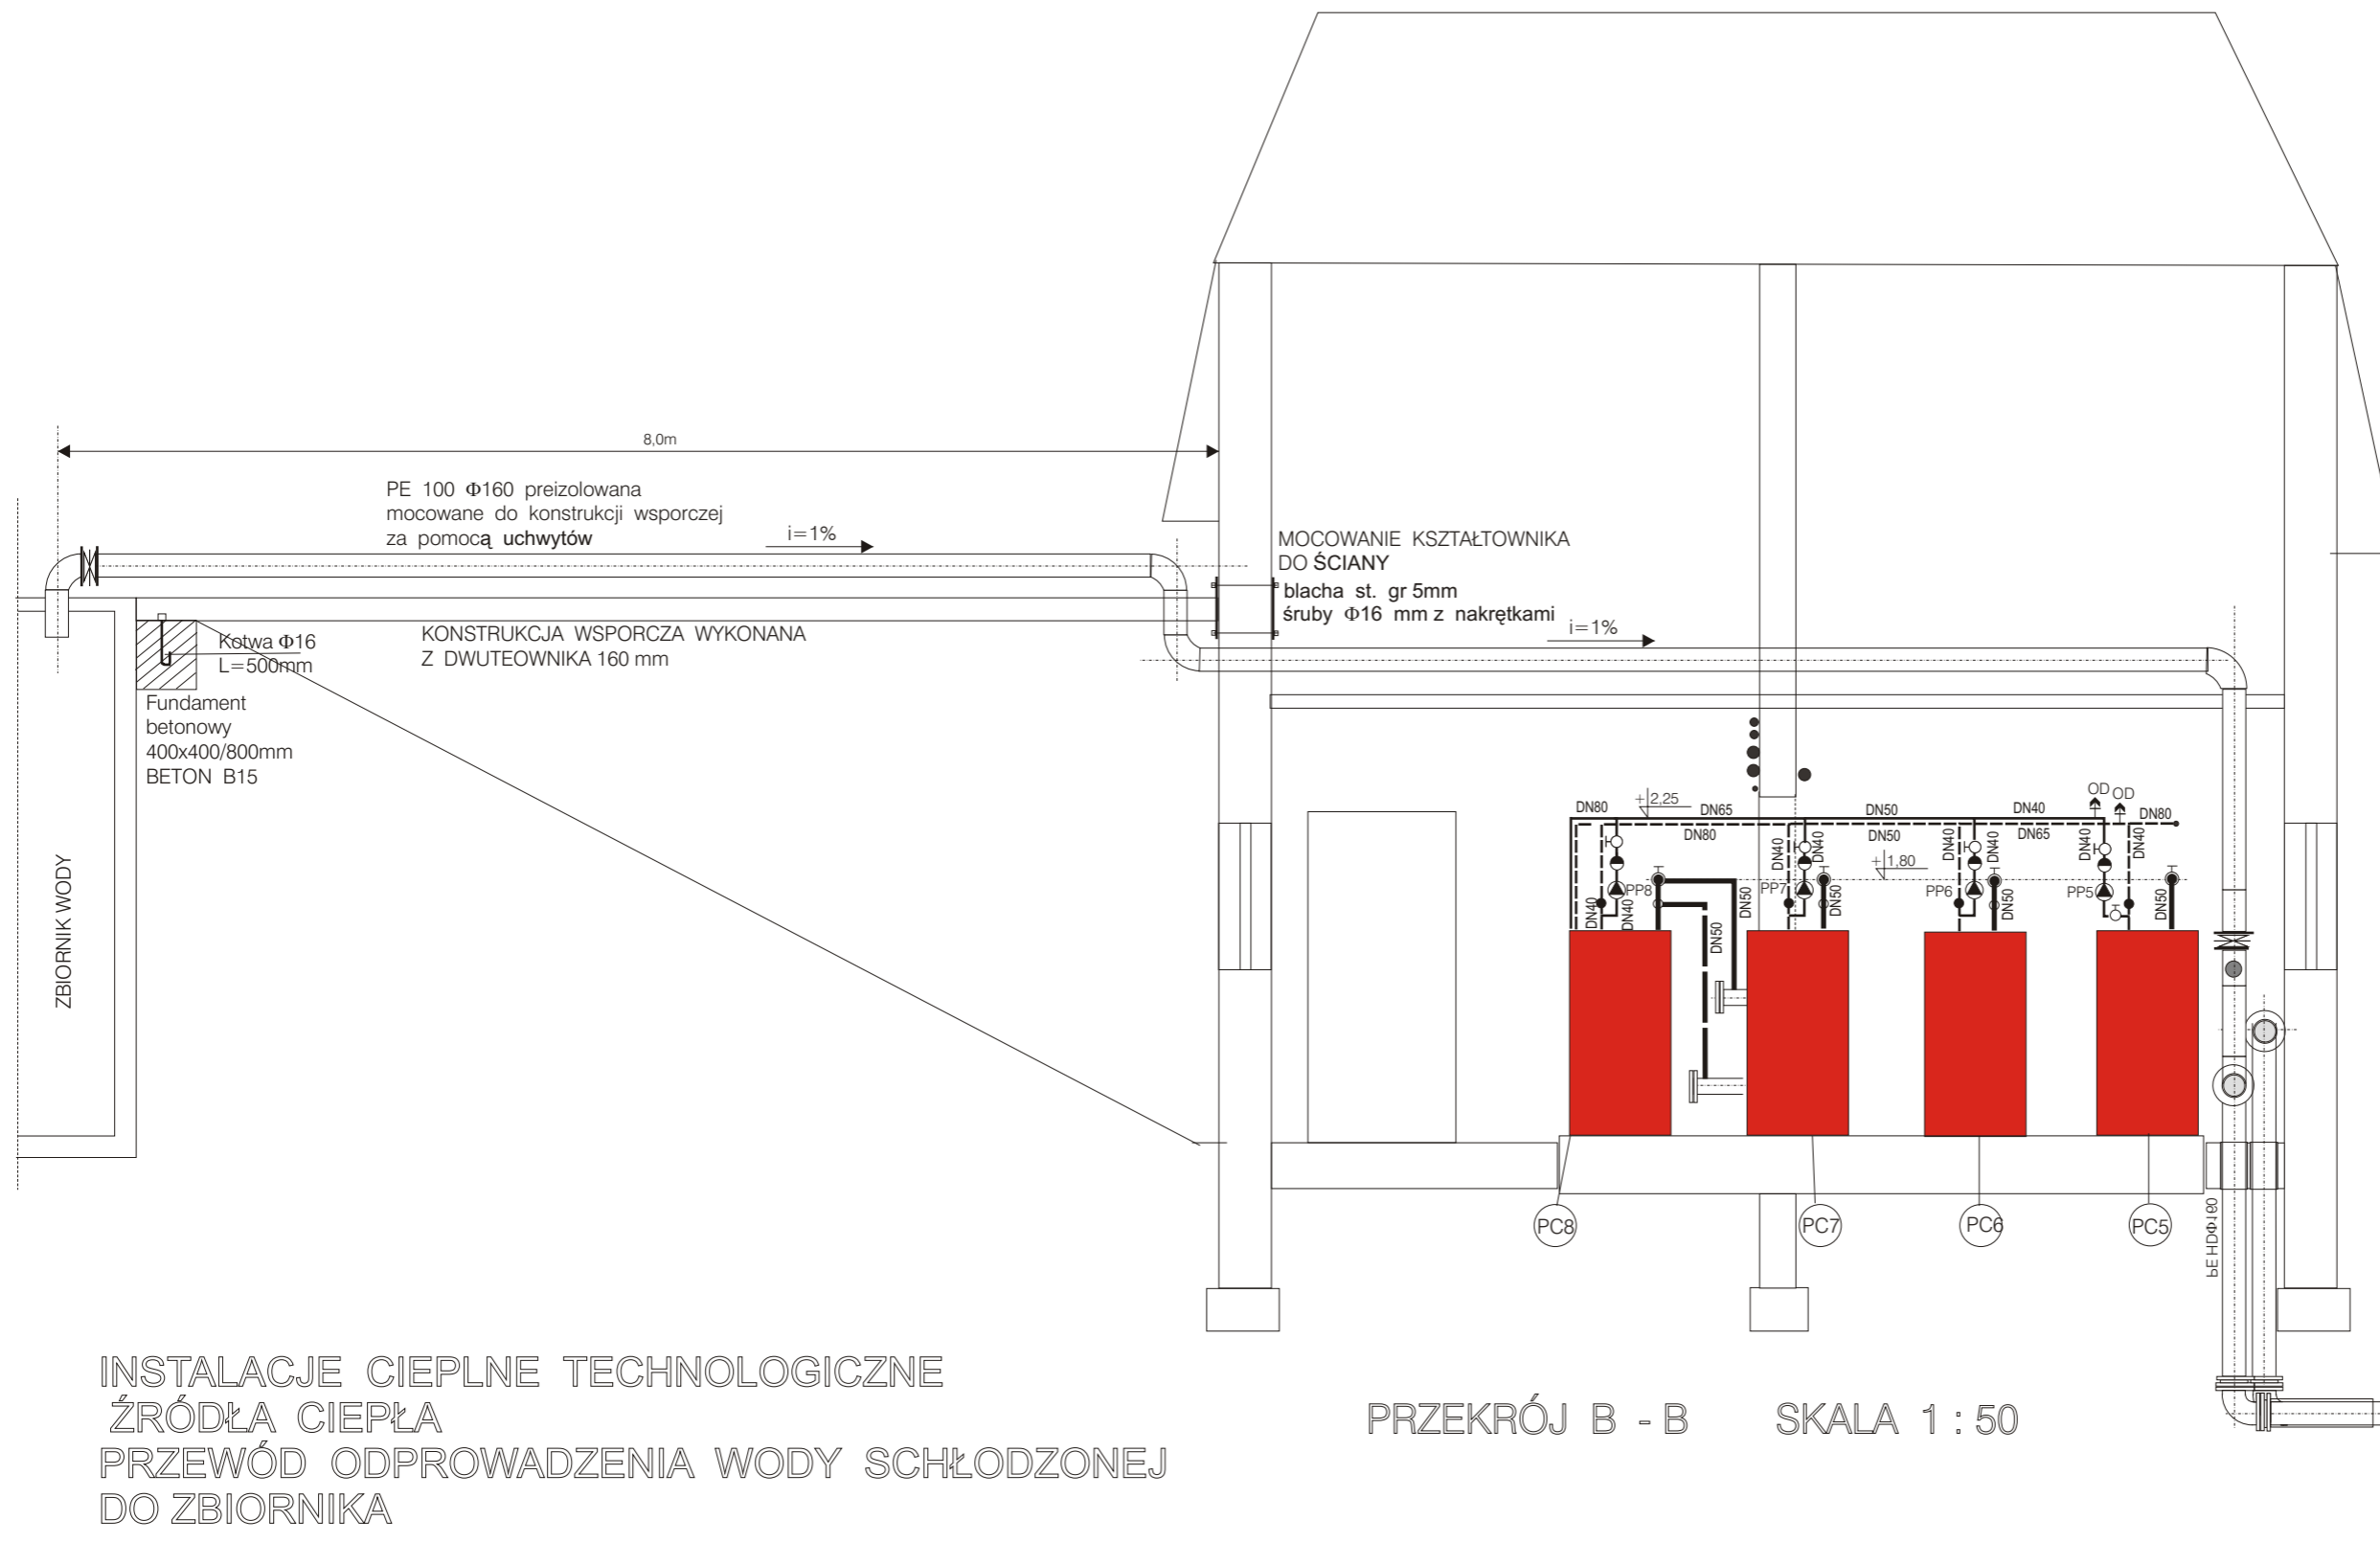

OD ODPOWIETRZNIK AUTOMATYCZNY Dn15
TYP E121 Z ZAWOREM STOPOWYM Z121

Inwestor	BWiK "WOD-KAN" Biała Podlaska		
Inwestycja	MODERNIZACJA GOSPODARKI CIEPLNEJ		
Adres	BIAŁA PODLASKA ul.NARUTOWICZA .35A.		
Projekt	ŹRÓDŁO CIEPŁA		
Rysunek	PRZEKRÓJ B-B		
projektował	Mirosława Kobylińska		
asystent	Zygmunt Jarosz		
data	skala		Rysunek nr
marzec 2006	1:100		4

SCHEMAT IDEOWY SYSTEMU ŹRÓDŁA CIEPŁA BAZY BWIK "WOD-KAN" PRZY UL. NARUTOWICZA W BIAŁEJ PODLASKIEJ

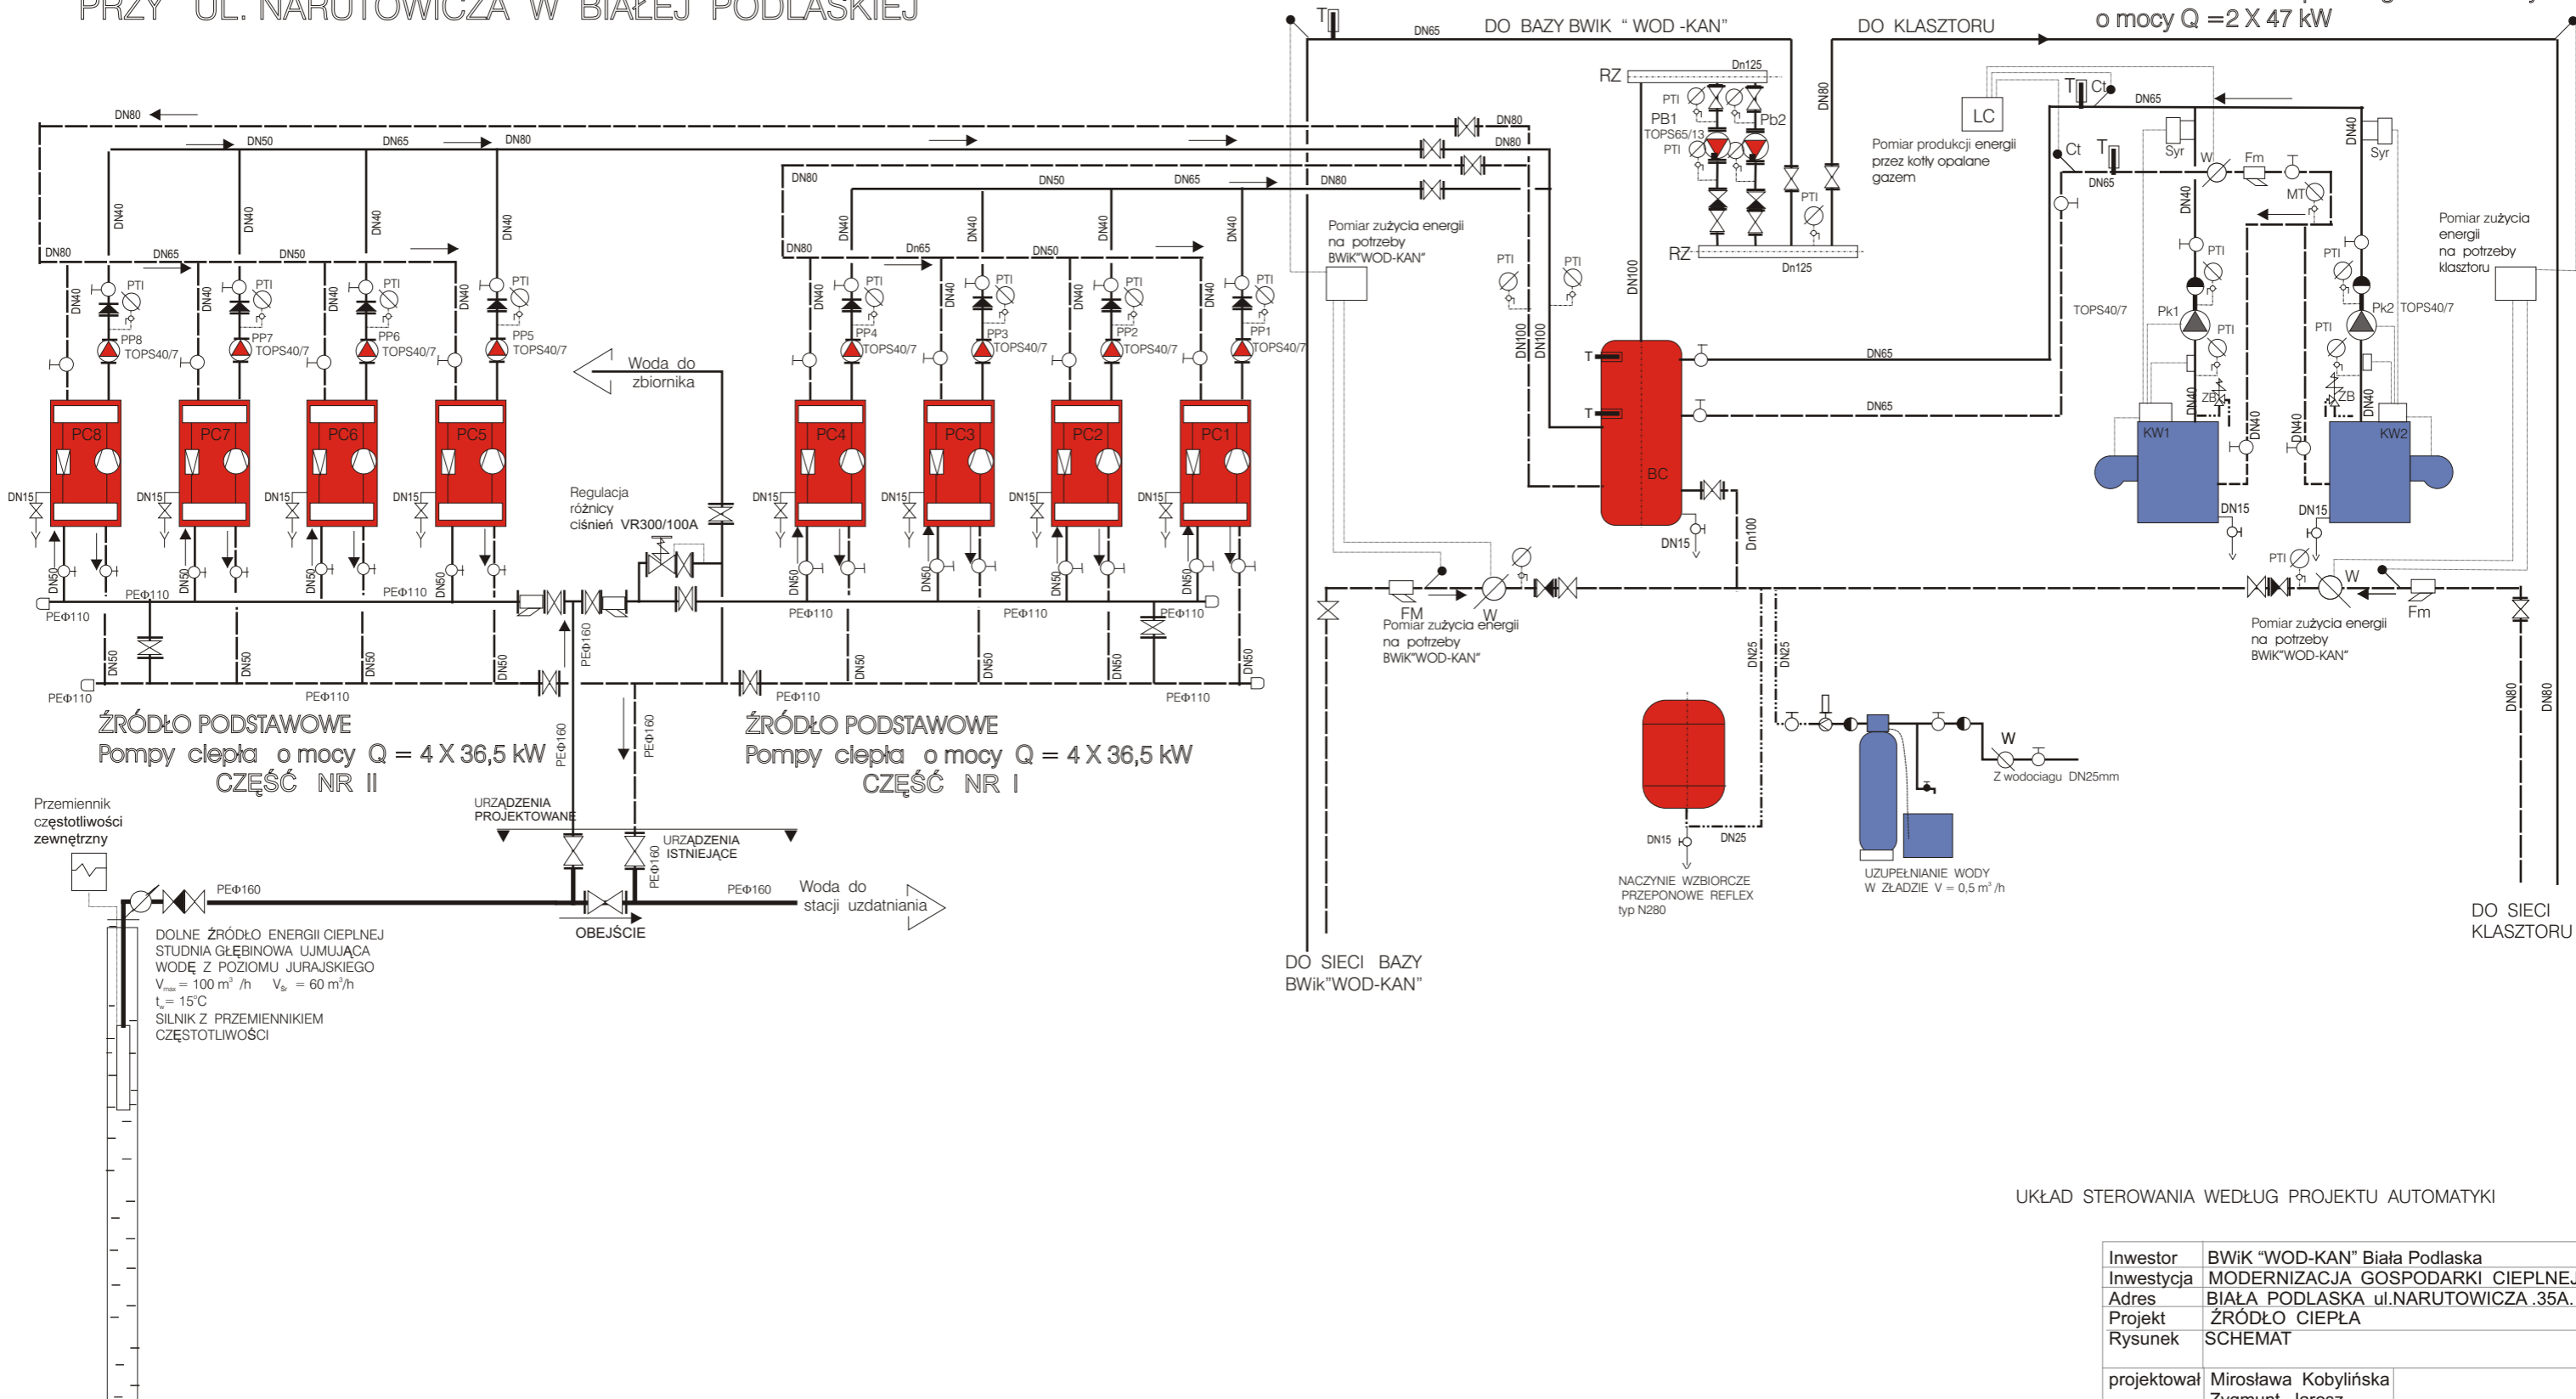

UKŁAD STEROWANIA WEDŁUG PROJEKTU AUTOMATYKI

Inwestor	BWIK "WOD-KAN" Biała Podlaska		
Inwestycja	MODERNIZACJA GOSPODARKI CIEPŁEJ		
Adres	BIAŁA PODLASKA ul. NARUTOWICZA .35A.		
Projekt	ŹRÓDŁO CIEPŁA		
Rysunek	SCHEMAT		
projektował	Miroslawa Kobylińska Zygmunt Jarosz		
asystent	Miroslaw Hadam		
data	marzec 2006	skala	1:100
			Rysunek nr 6